


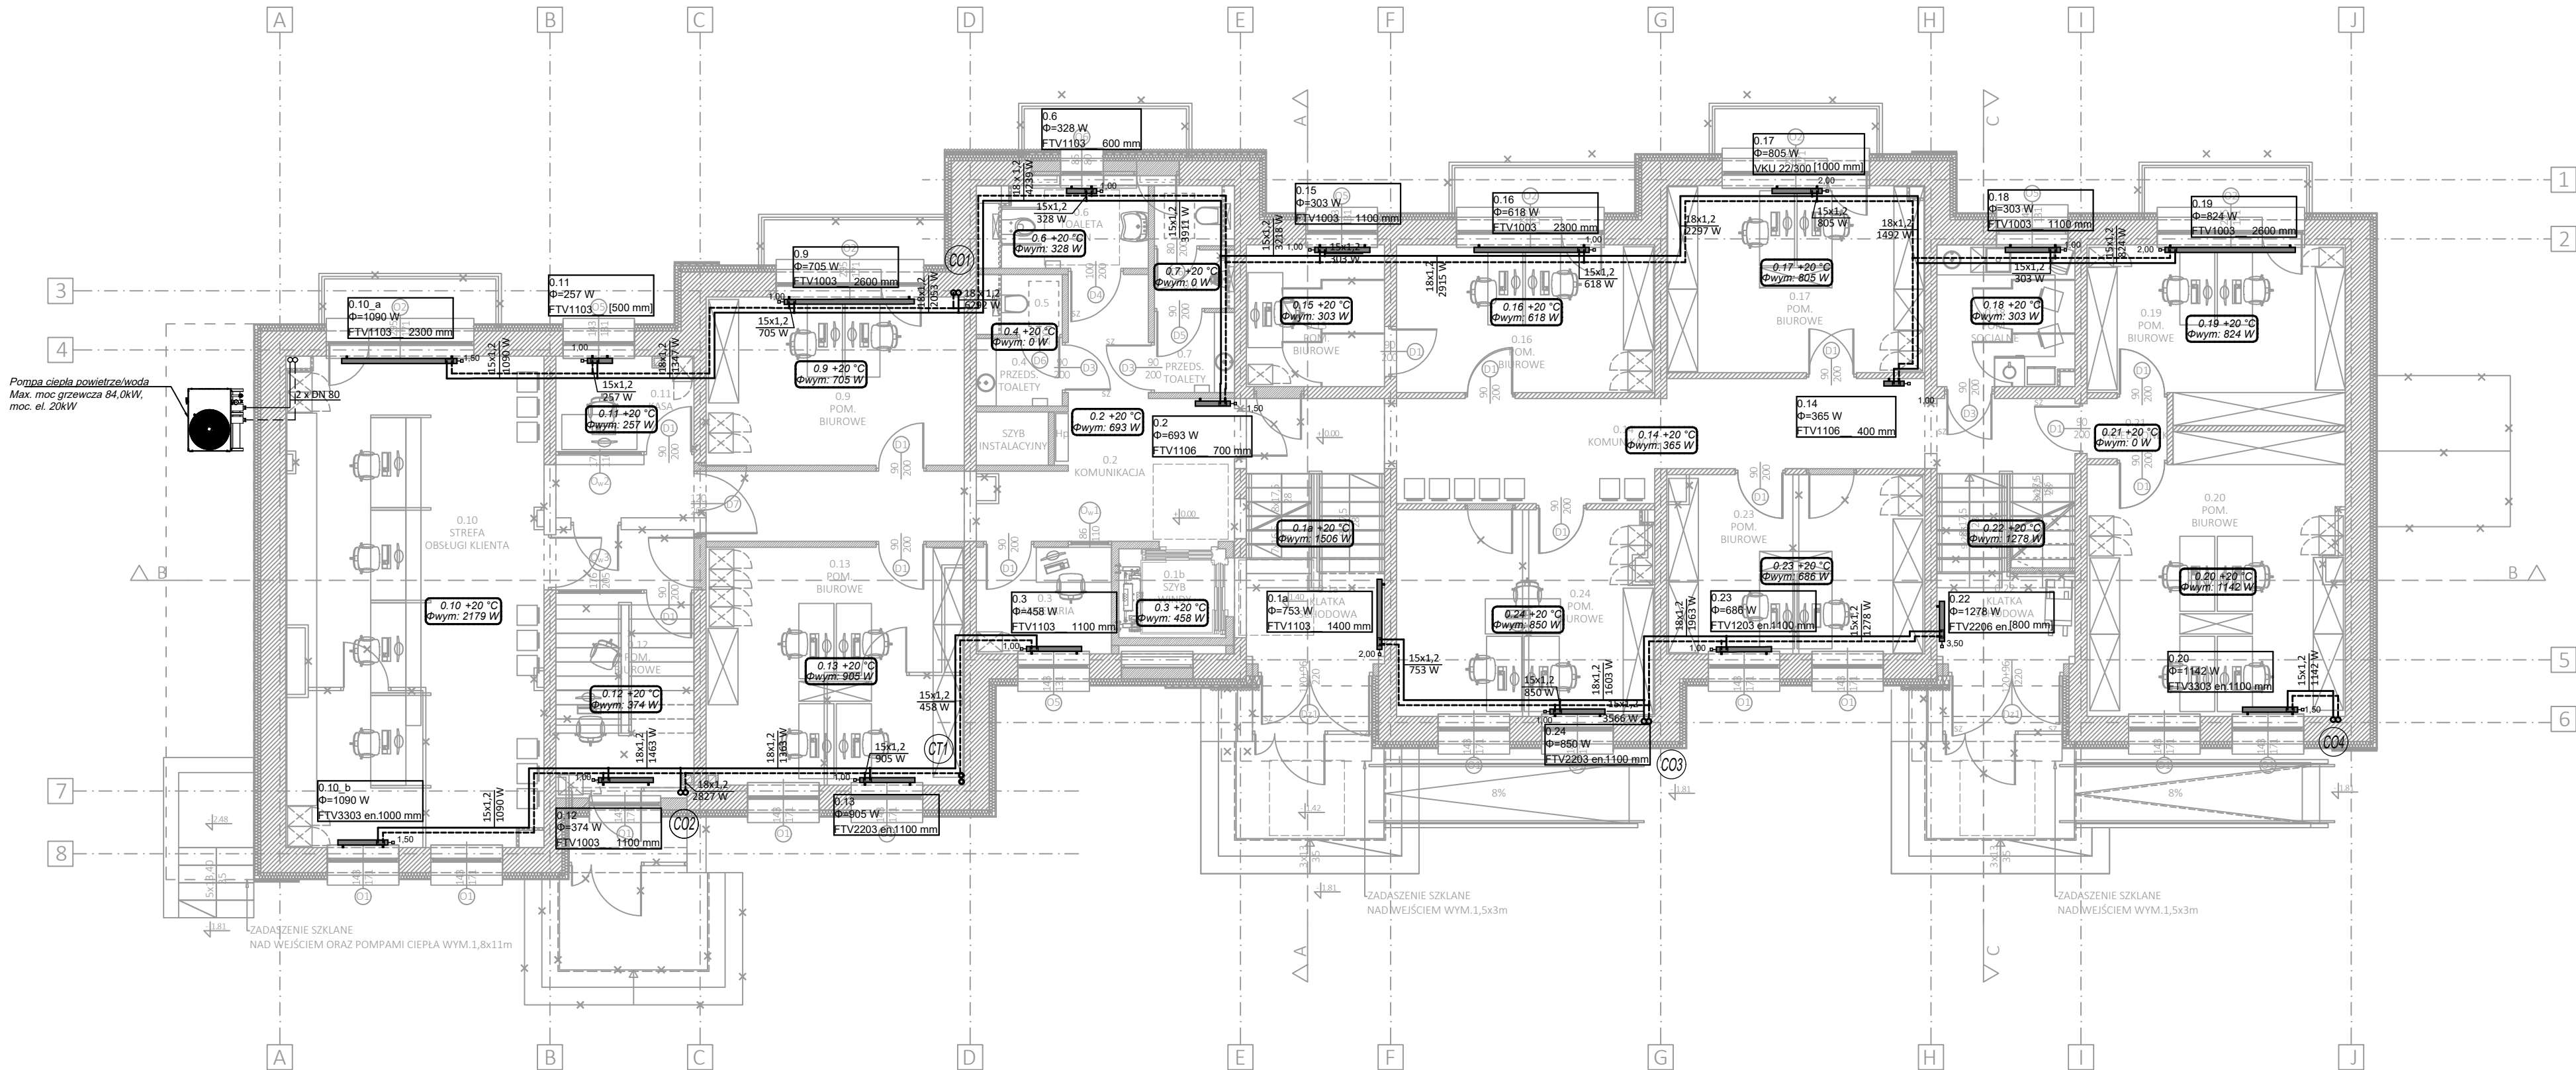

LEGENDA:

	Przewód zasilający
	Przewód powrotny
	Pion instalacji C.O.
	Opis pomieszczenia

UWAGA:

Przejęcia przewodów przez przegrody budowlane oddzielające różne strefy pożarowe wykonać za pomocą przepustów p. poż. o odporności ogniowej równej odporności ogniowej danej przegrody budowlanej. Przejęcia p.poż. rur stalowych wykonać z zaprawy ogniochronnej pokrytej obustronnie masą ogniochronną.

Przejęcia p.poż. rur z tworzyw sztucznych wykonać z zastosowaniem kołnierzy ogniochronnych.

Przejęcia przewodów przez przegrody nie będące oddzieleniem stref pożarowych wykonać w tulejach ochronnych stalowych dłuższych o 3cm z każdej strony od grubości przegrody i średnicy dwie dymensje większej niż rura przewodowa.

ZAMAWIAJĄCY: GMINA ZBUCZYŃ UL. JANA PAWŁA II 1 08-106 ZBUCZYŃ
JEDNOSTKA PROJEKTUJĄCA: BIURO ARCHITEKTONICZNE JANUSZ LEWOWSKI ul. AGATOWA 20/32 20-571 LUBLIN
NAZWA ZADANIA: Przebudowa budynku Urzędu Gminy w Zbuczynie wraz ze zmianą sposobu użytkowania części budynku.
OBIEKT: BUDYNEK URZĘDU GMINY W ZBUCZYŃ ul. Jana Pawła II 1, 08-106 Zbuczyn JEDN. EWID.: 142613_2 OBRĘB: 0043 NR DZIAŁKI: 1490/2

STADIUM PROJEKTU: PROJEKT WYKONAWCZY
BRANŻA: BRANŻA SANITARNA
NAZWA RYSUNKU: RZUT PARTERU-INSTALACJA C.O.

PROJEKTANT: mgr inż. MONIKA ROBAK Nr uprawnień LUB/0068/PWBS/17 Specjalność: bez ograniczeń w specjalności instalacyjnej w zakresie sieci, instalacji i urządzeń cieplnych, wentylacyjnych, gazowych, wodociągowych i kanalizacyjnych	Podpis:
SPRAWDZAJĄCY: mgr inż. ADAM RZECZYŃSKI Nr uprawnień LUB/0066/PWBS/18 Do projektowania i kierowania robotami budowlanymi bez ograniczeń w specjalności instalacyjnej w zakresie sieci, instalacji i urządzeń cieplnych, wentylacyjnych, gazowych, wod. i kan.	Podpis:

DATA: 08.2024	NR RYS: IS_CO_2	REW:	SKALA: 1:100
------------------	--------------------	------	-----------------